


План типового этажа

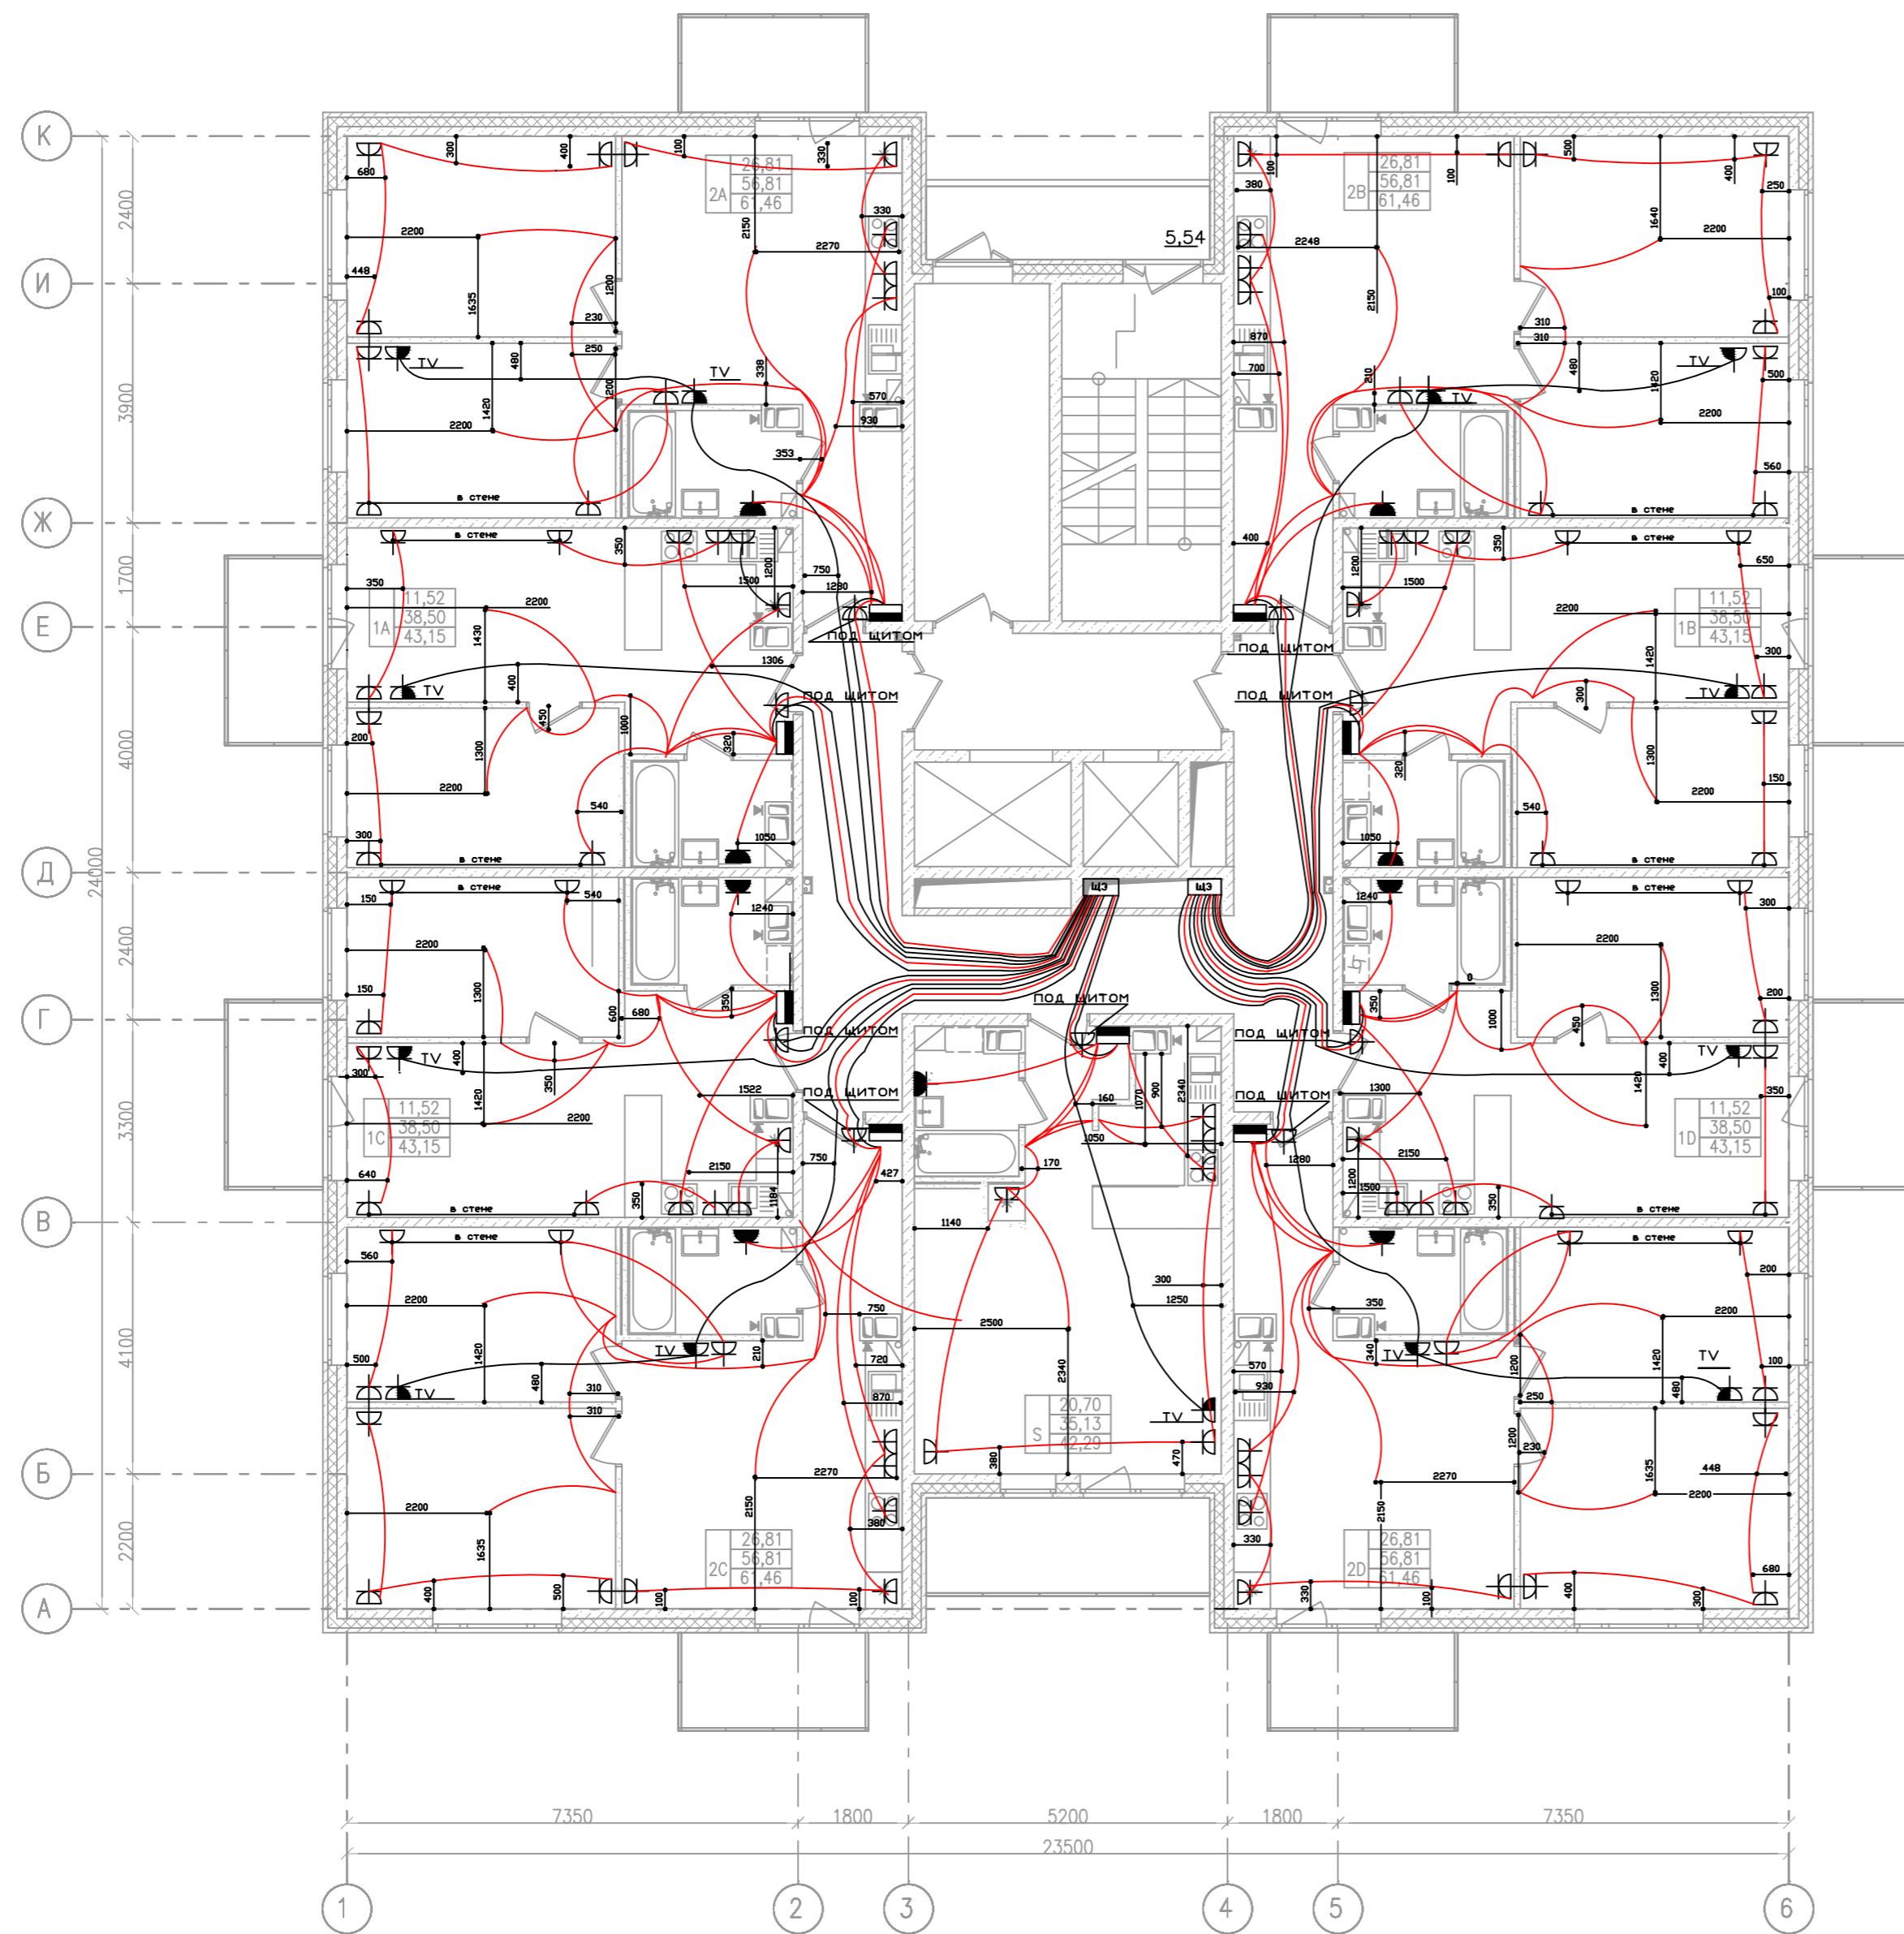

Экспликация помещений

№ пом.	Наименование	Площадь
S	Квартира-студия	35,13
1A	Однокомнатная квартира	38,50
1B	Однокомнатная квартира	38,50
1C	Однокомнатная квартира	38,50
1D	Однокомнатная квартира	38,50
2A	Двухкомнатная квартира	56,81
2B	Двухкомнатная квартира	56,81
2C	Двухкомнатная квартира	56,81
2D	Двухкомнатная квартира	56,81
Итого квартиры		416,37 м2
2.1	Коридор	33,91
2.2	Лифтовой холл	9,50
2.3	Тамбур	12,10
2.4	Лестница	13,76
Итого прочие помещения		69,27 м2
Общая площадь помещений		485,64 м2

Условные обозначения:

- 1.1 – Холл
- 1.2 – Кухня / кухня-столовая
- 1.3 – Гостиная
- 1.4 – Спальня
- 1.5 – Санузел

Тип квартиры —

14,17	Жилая площадь
38,62	Общая площадь
41,32	Общая площадь с балконом

- штепсельная розетка двухполюсная для скрытой установки со степенью защиты IP21
- штепсельная розетка двухполюсная для скрытой установки со степенью защиты IP44
- телевизионная проходная розетка для скрытой установки со степенью защиты IP21
- ЩЭ — ЩИТ ЭТАЖНЫЙ
- щит силовой одностороннего обслуживания, IP31

Согласовано			
Изм.	Кол.уч.	Лист	№ док.
Проверил	Янович	09.13	
Разработал	Блинова	09.13	
Инв. № подл.	Погр. и дата	Взам. инв. №	

А-08-13 – ЭОМ					
Ленинградская обл., Всеволожский район, Колтушское сельское поселение, г. Старая					
Изм.	Кол.уч.	Лист	№ док.	Погр.	Дата
Проверил	Янович	09.13			
Разработал	Блинова	09.13			
Жилой комплекс по пер. Школьный 1-очередь строительства. Жилые дома поз. 1,2,3				Стадия	Лист
Жилой дом N				Р	13
Исполнительная схема размещения розетки в полу на плане типового этажа				ООО "КСК"	