
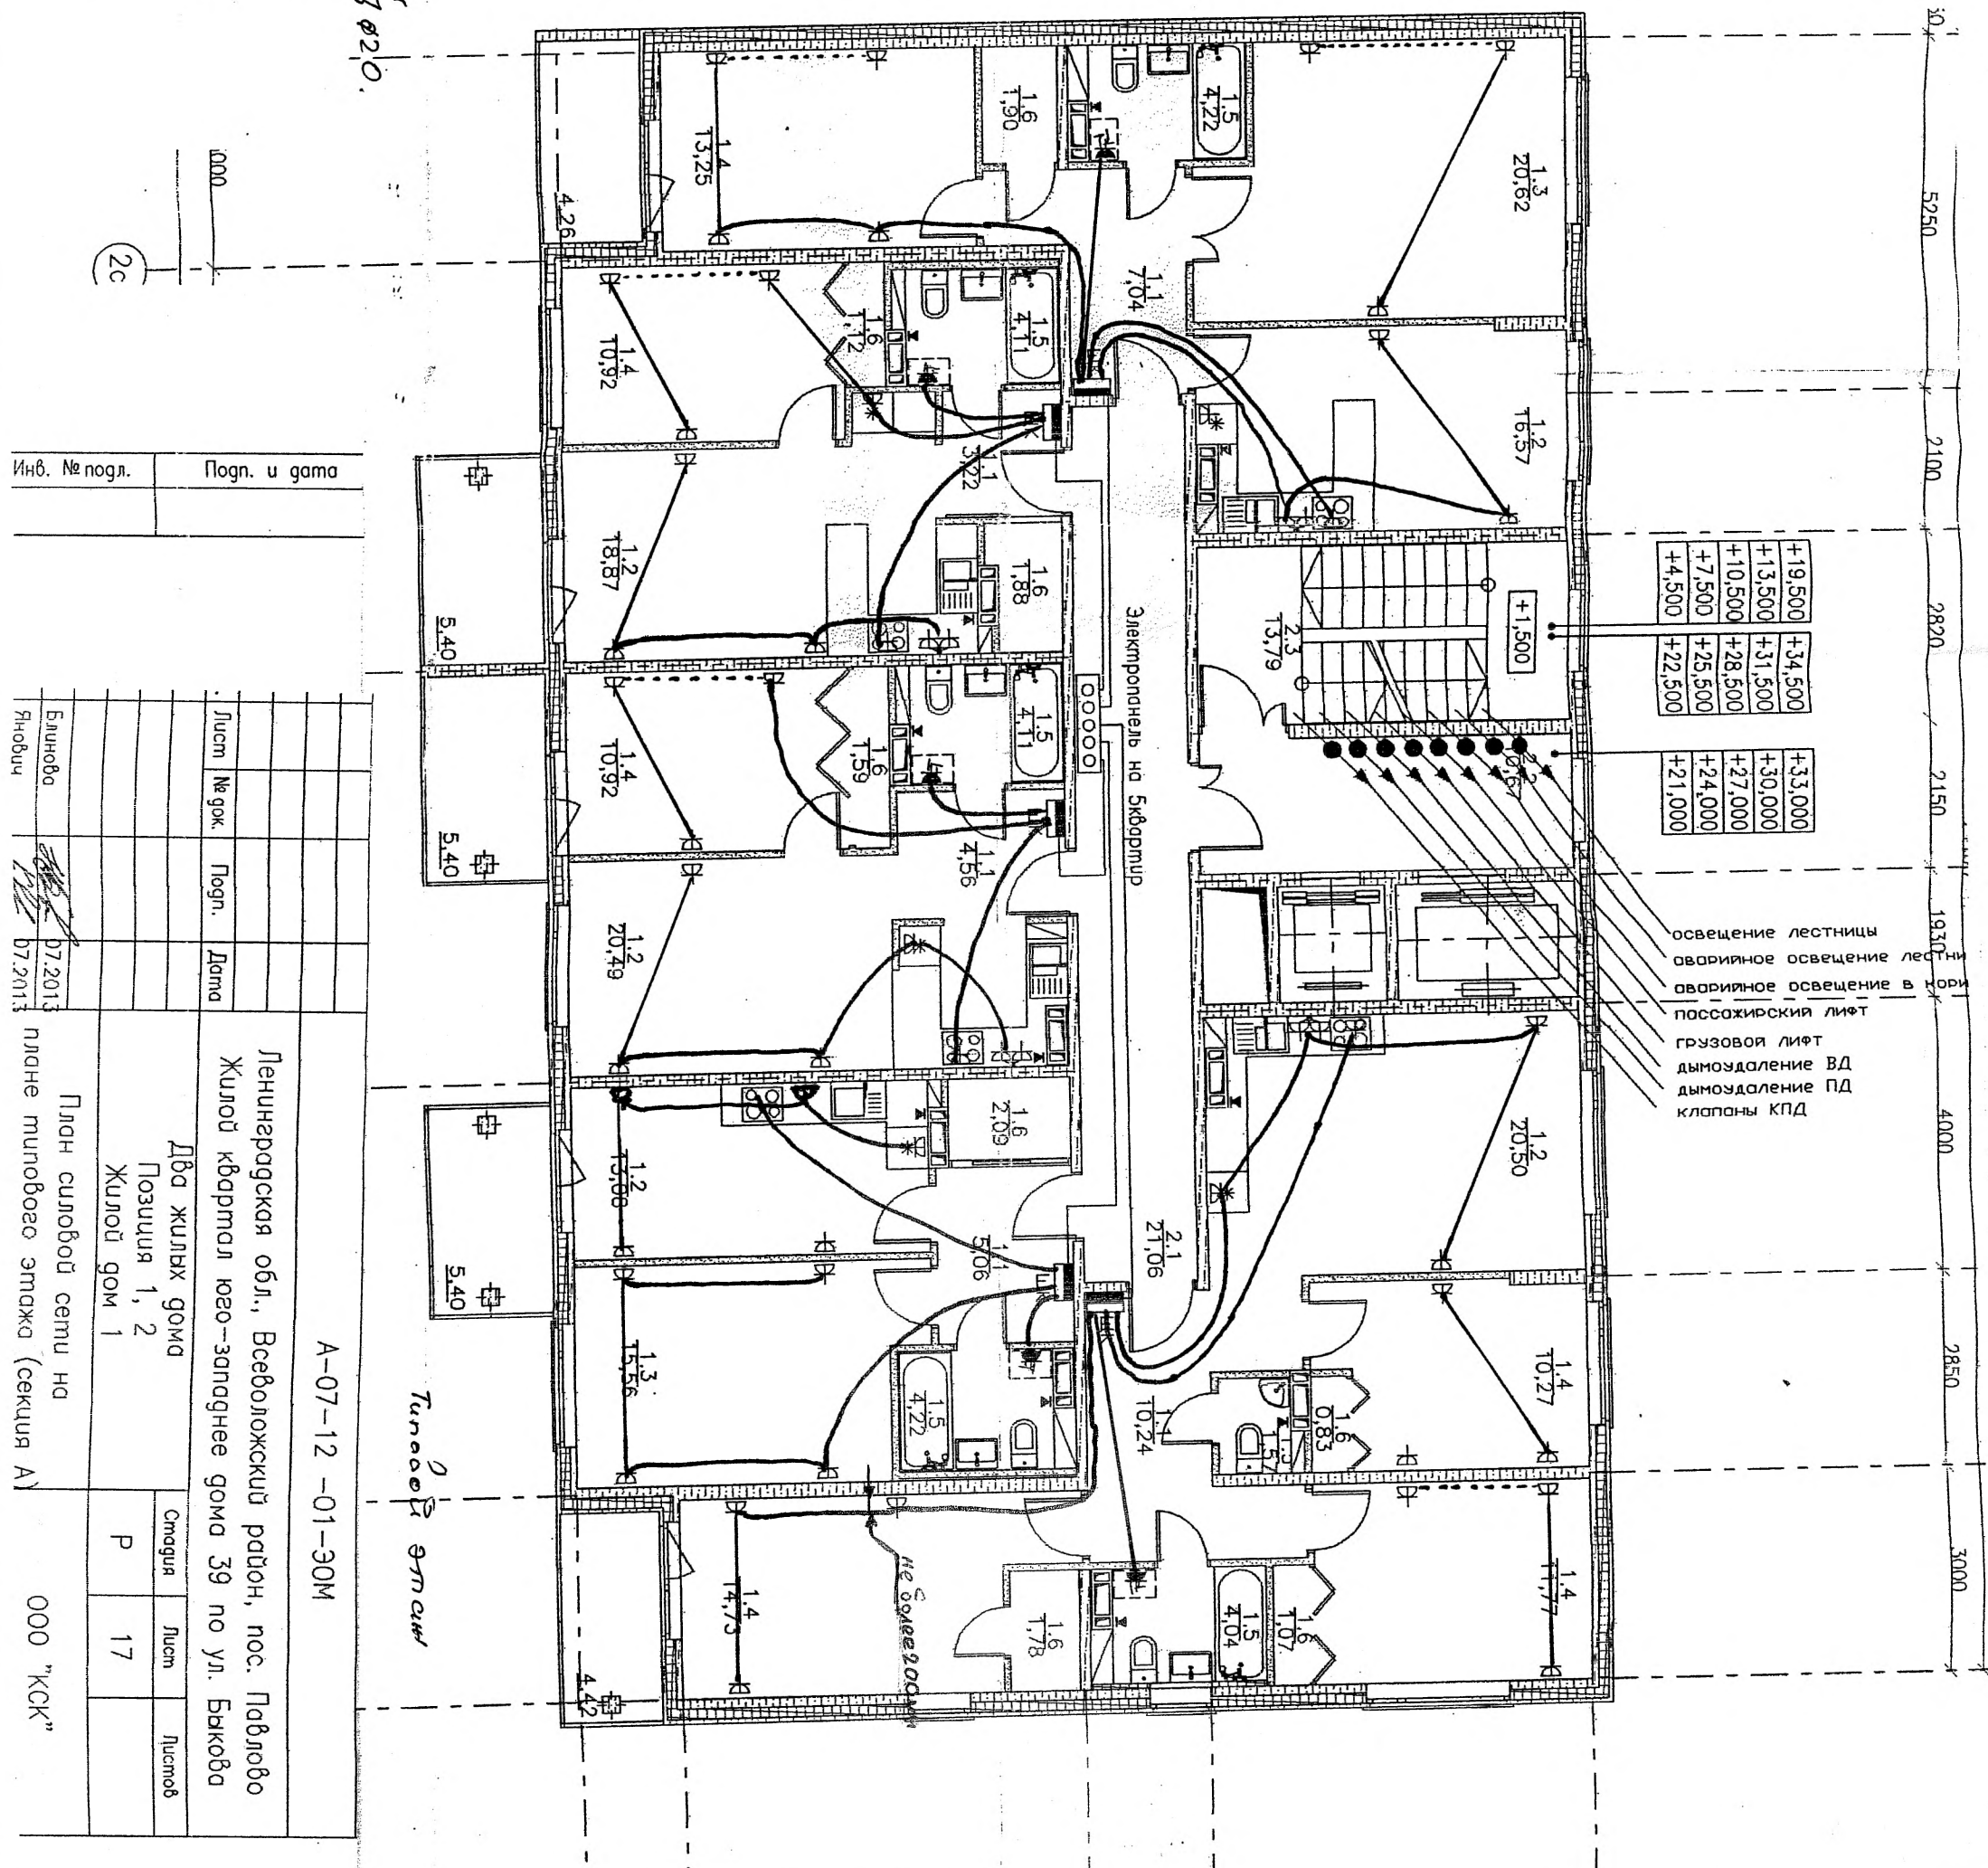


Розетки все висячие
и в стенах!!!



Типовой этаж раскладки
шнуров сети в габарите ПИД Ø20.

Согласовано					
зам. инж. №					

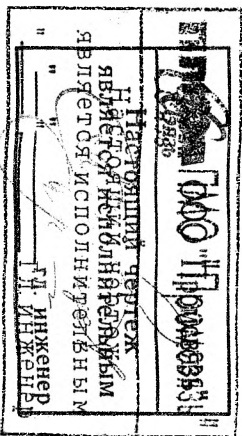


Согласовано	
Взам. инб. №	

Типовой этаж раскладки
силовой сети в трибле ПИД № 20.

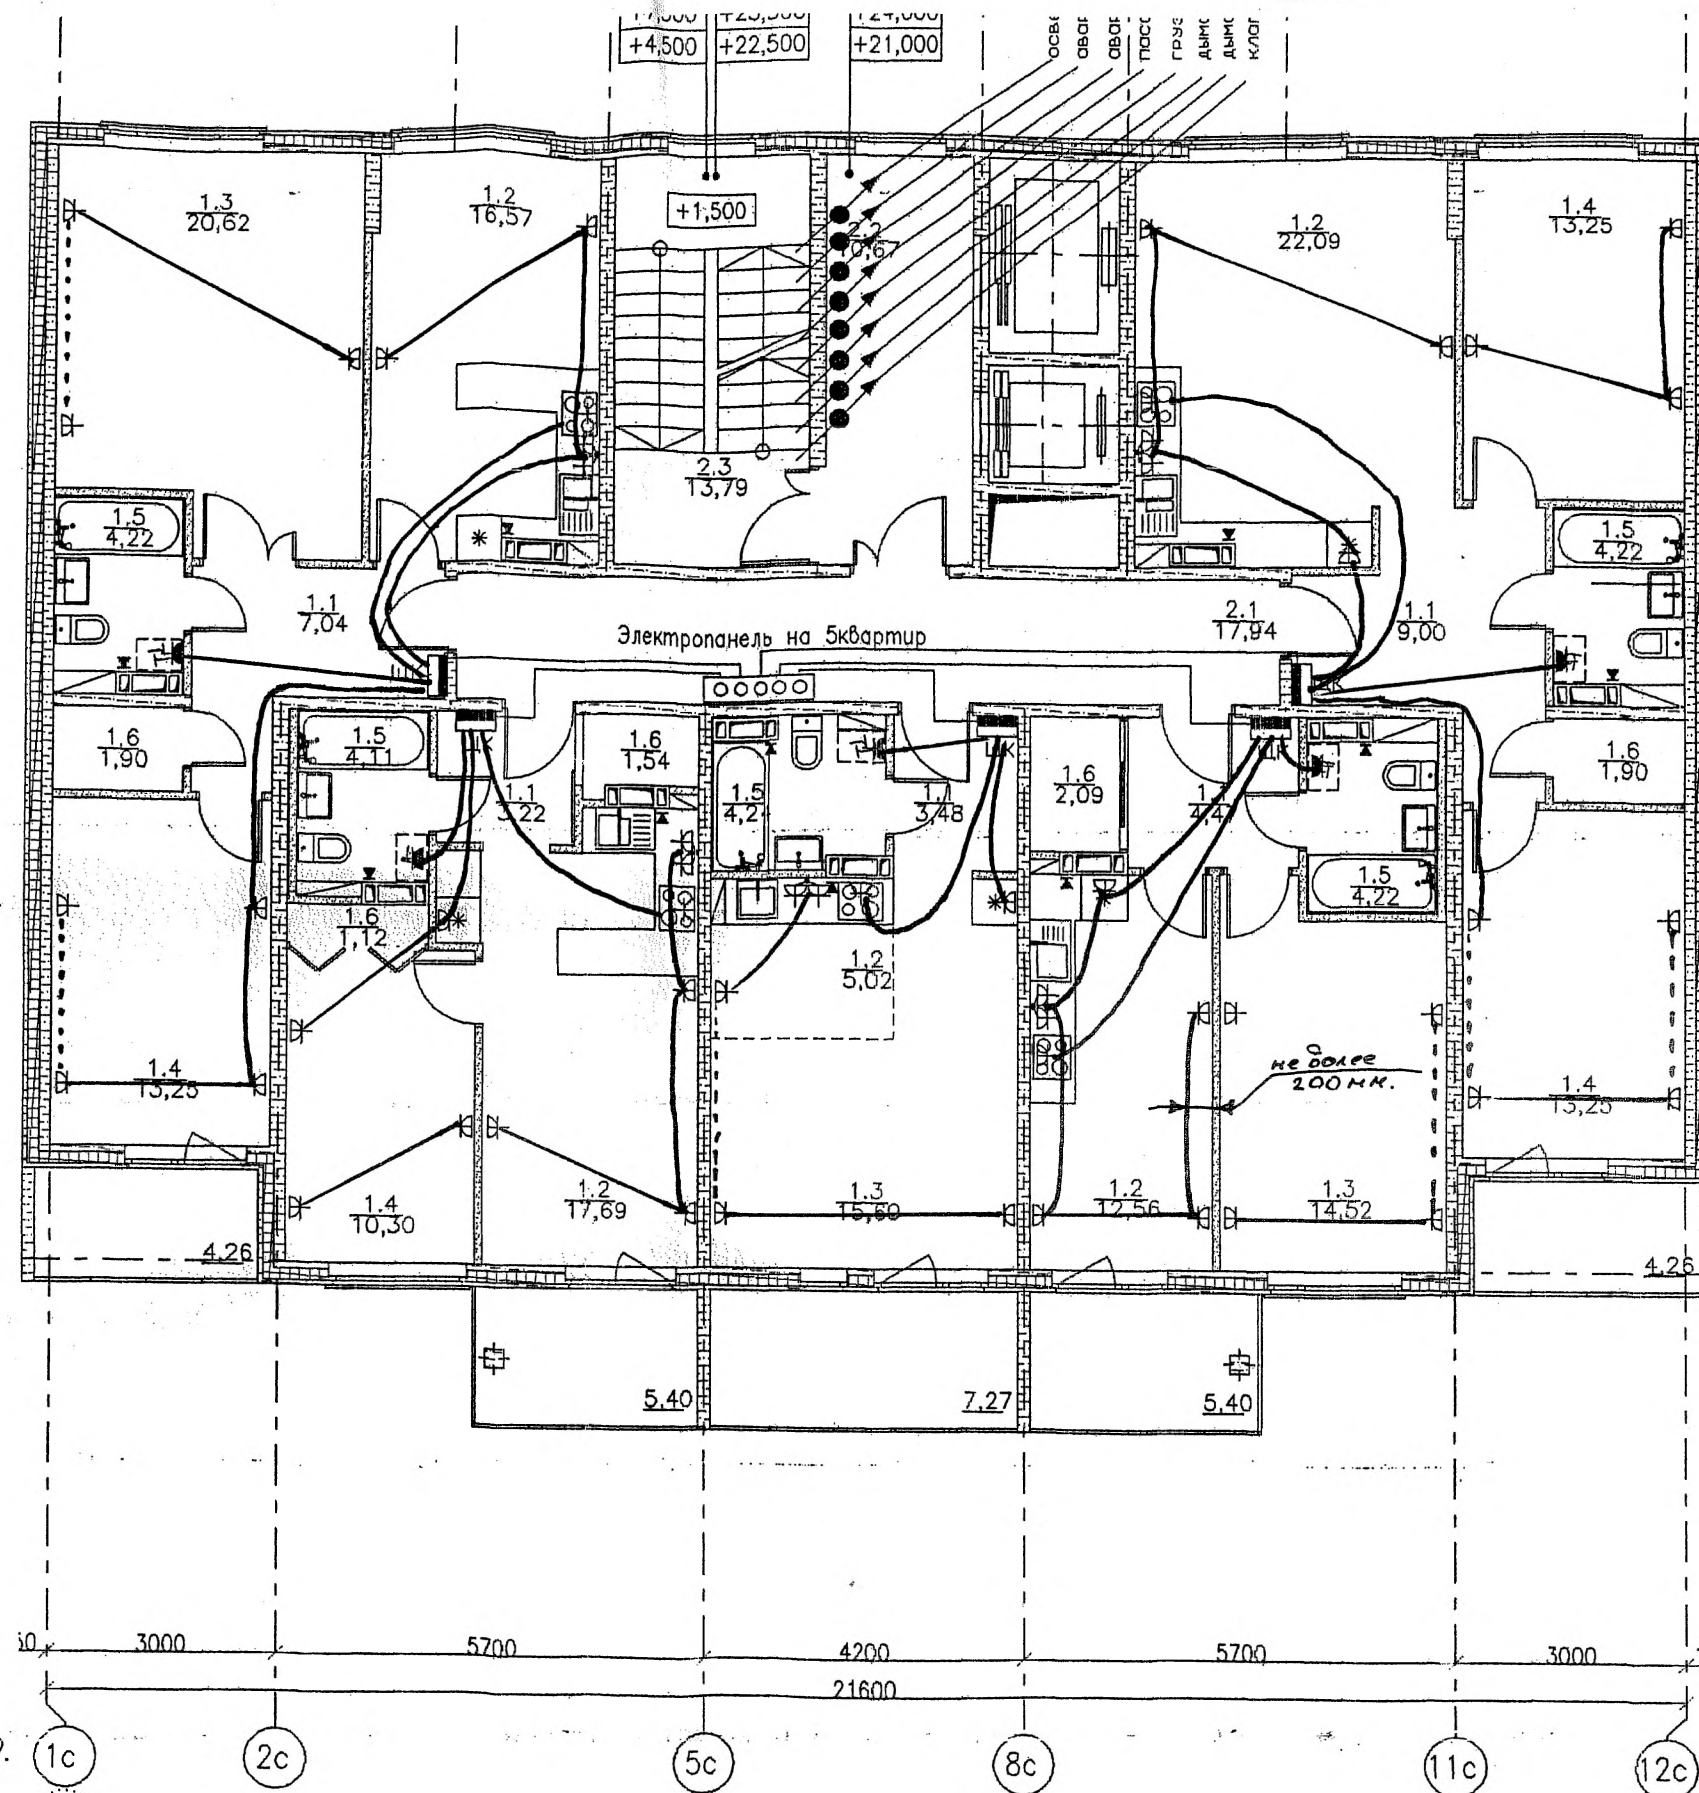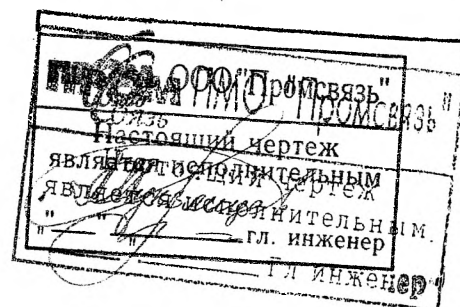

					А-07-12 -01-ЭОМ				
					Ленинградская обл., Всеволожский район, пос. Павлово Жилой квартал юго-западнее дома 39 по ул. Быкова				
Кол.уч.	Лист	№ док.	Подп.	Дата	Два жилых дома Позиция 1, 2 Жилой дом 1		Стадия	Лист	Листов
							Р	18	
Ютал	Блинова			07.2013	План силовой сети на плане типового этажа (секции В,В1,С)		000 "КСК"		

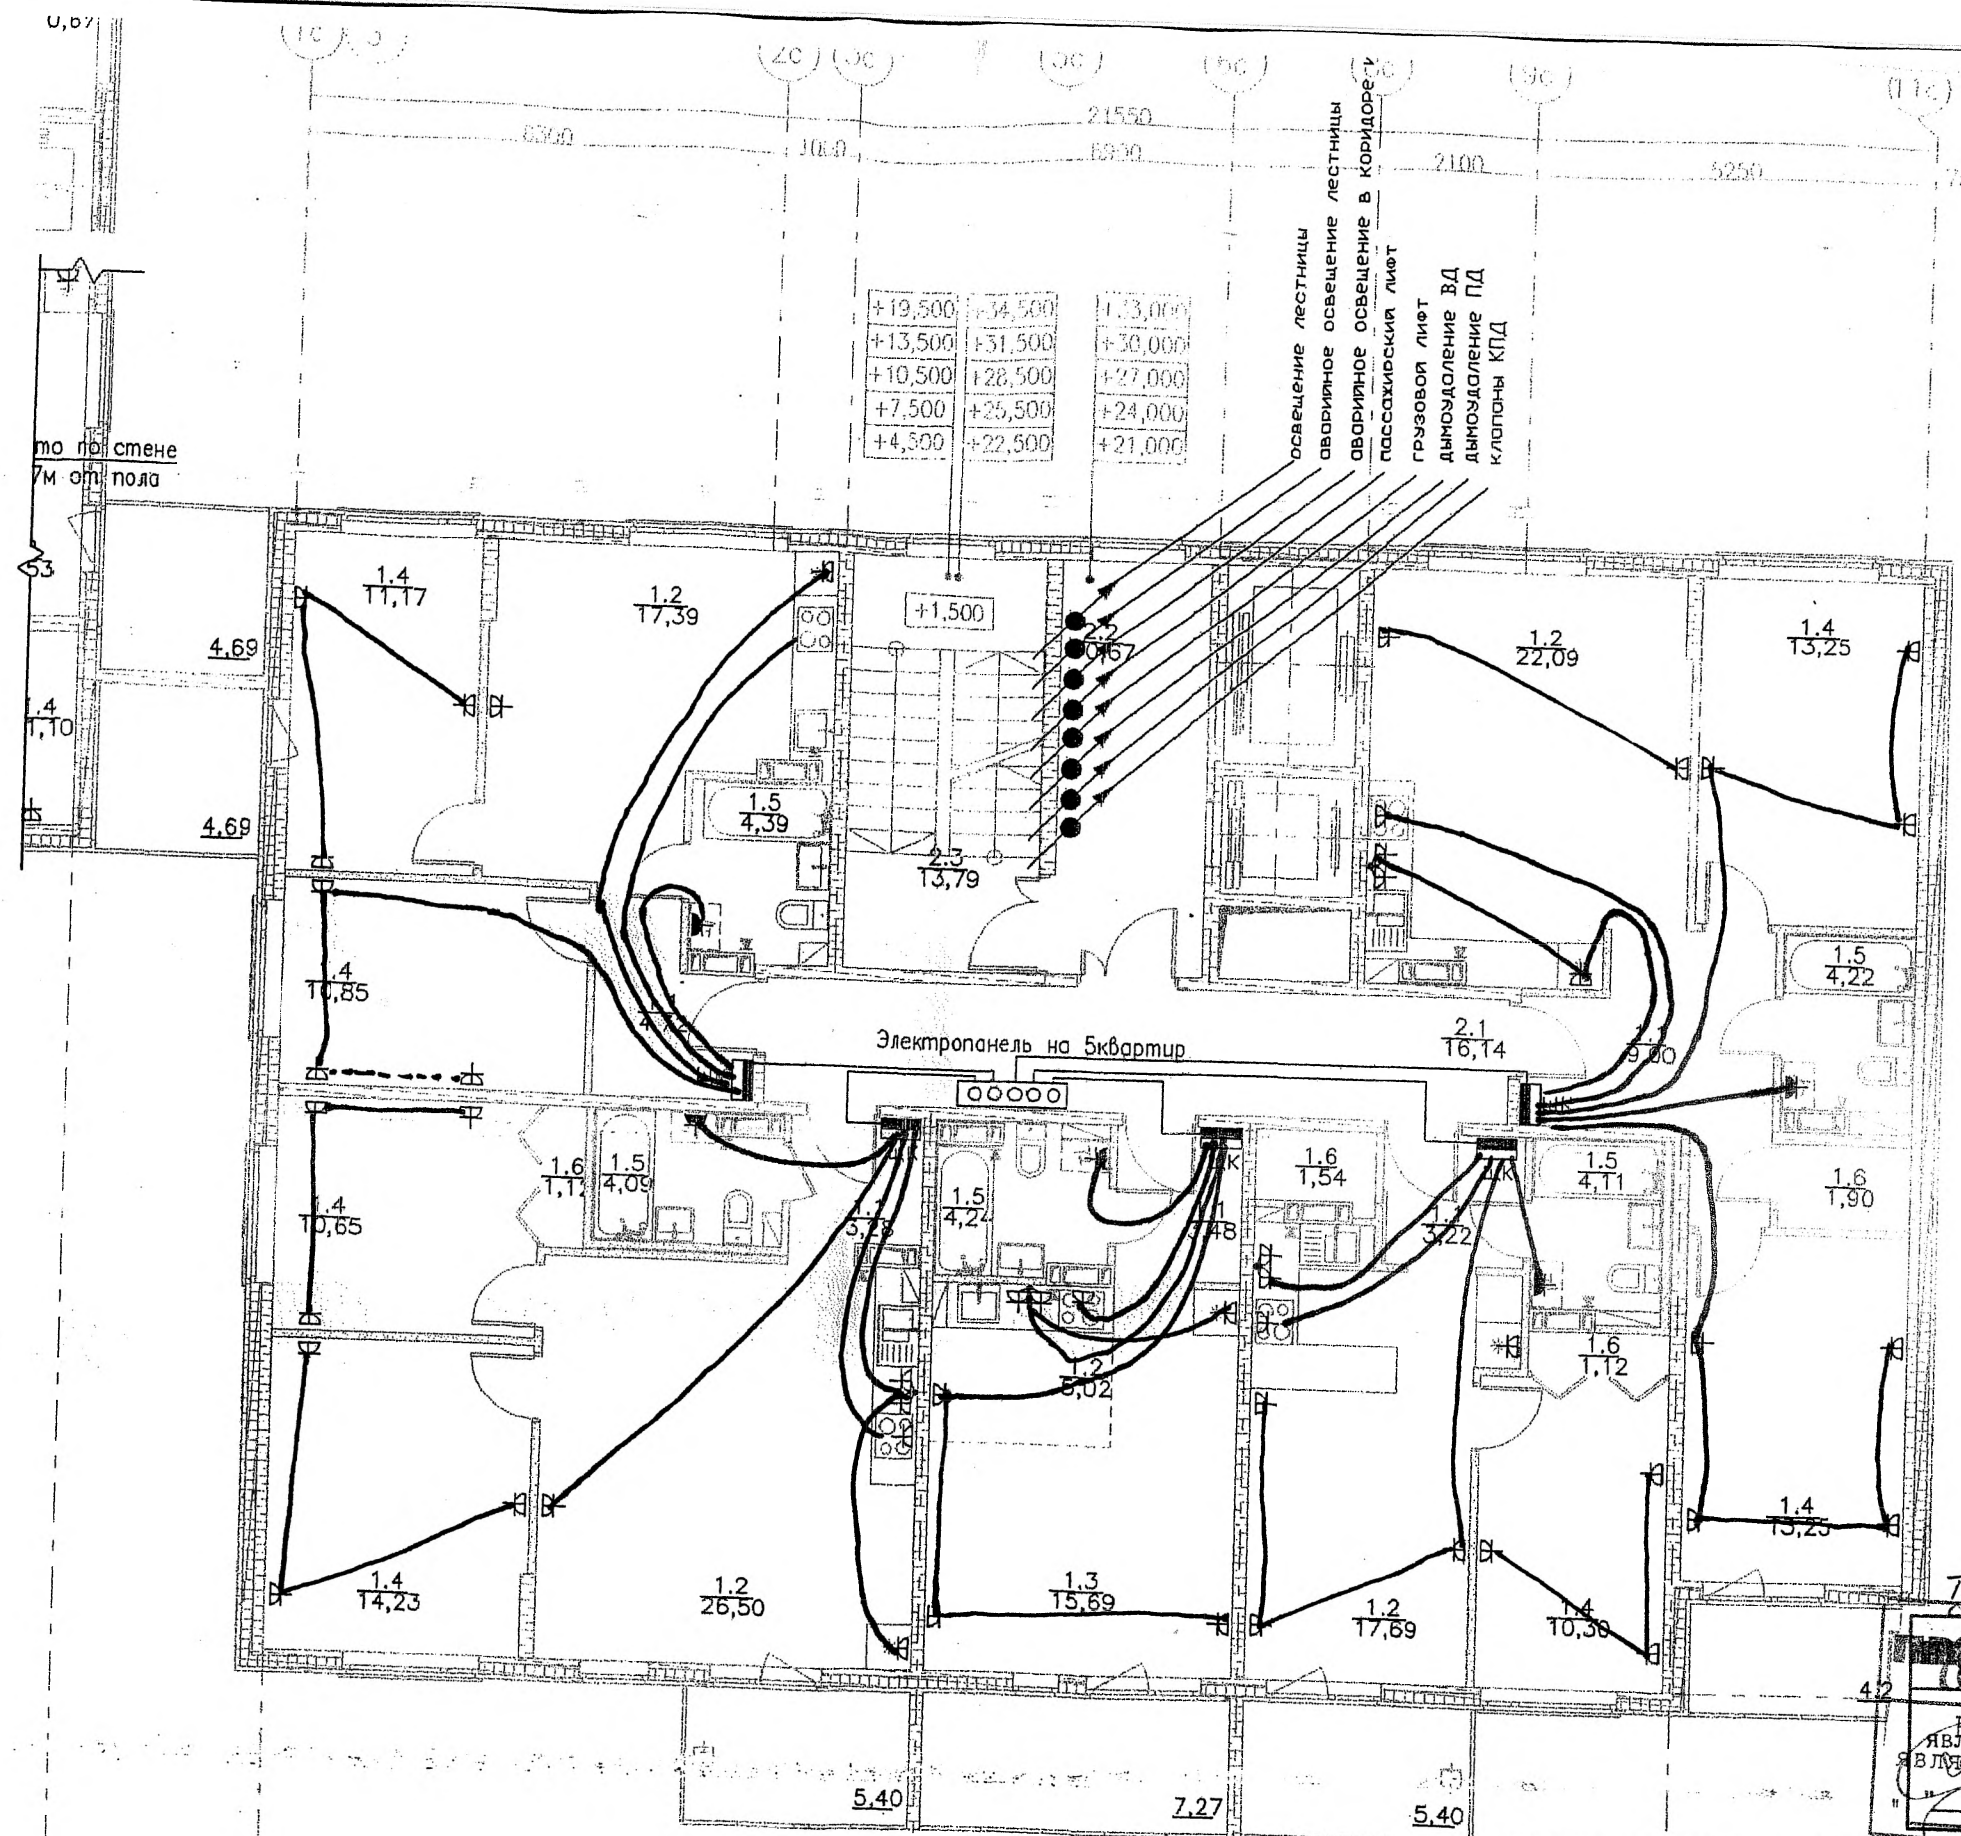

Типовой этаж раскладки
схема электросети


ООО "Промсвязь"

Настоящий чертеж
является основным
исполнительным
документом
дл. инженер
П. инженер

A-07-12 -01-ЗУМ				
Ленинградская обл., Всеволожский район, пос. Павлово Жилой квартал юго-западнее дома 39 по ул. Быкова				
Два жилых дома Позиция 1, 2 Жилой дом 1			Стадия	Лист
			P	19
План силовой сети на плане типового этажа (секция D)			000 "КСК"	
но. и подл.	кол. уч.	лист	№ док.	подп.
Блянова				
07.2013				

№	м. и н.б. №

План типового этажа

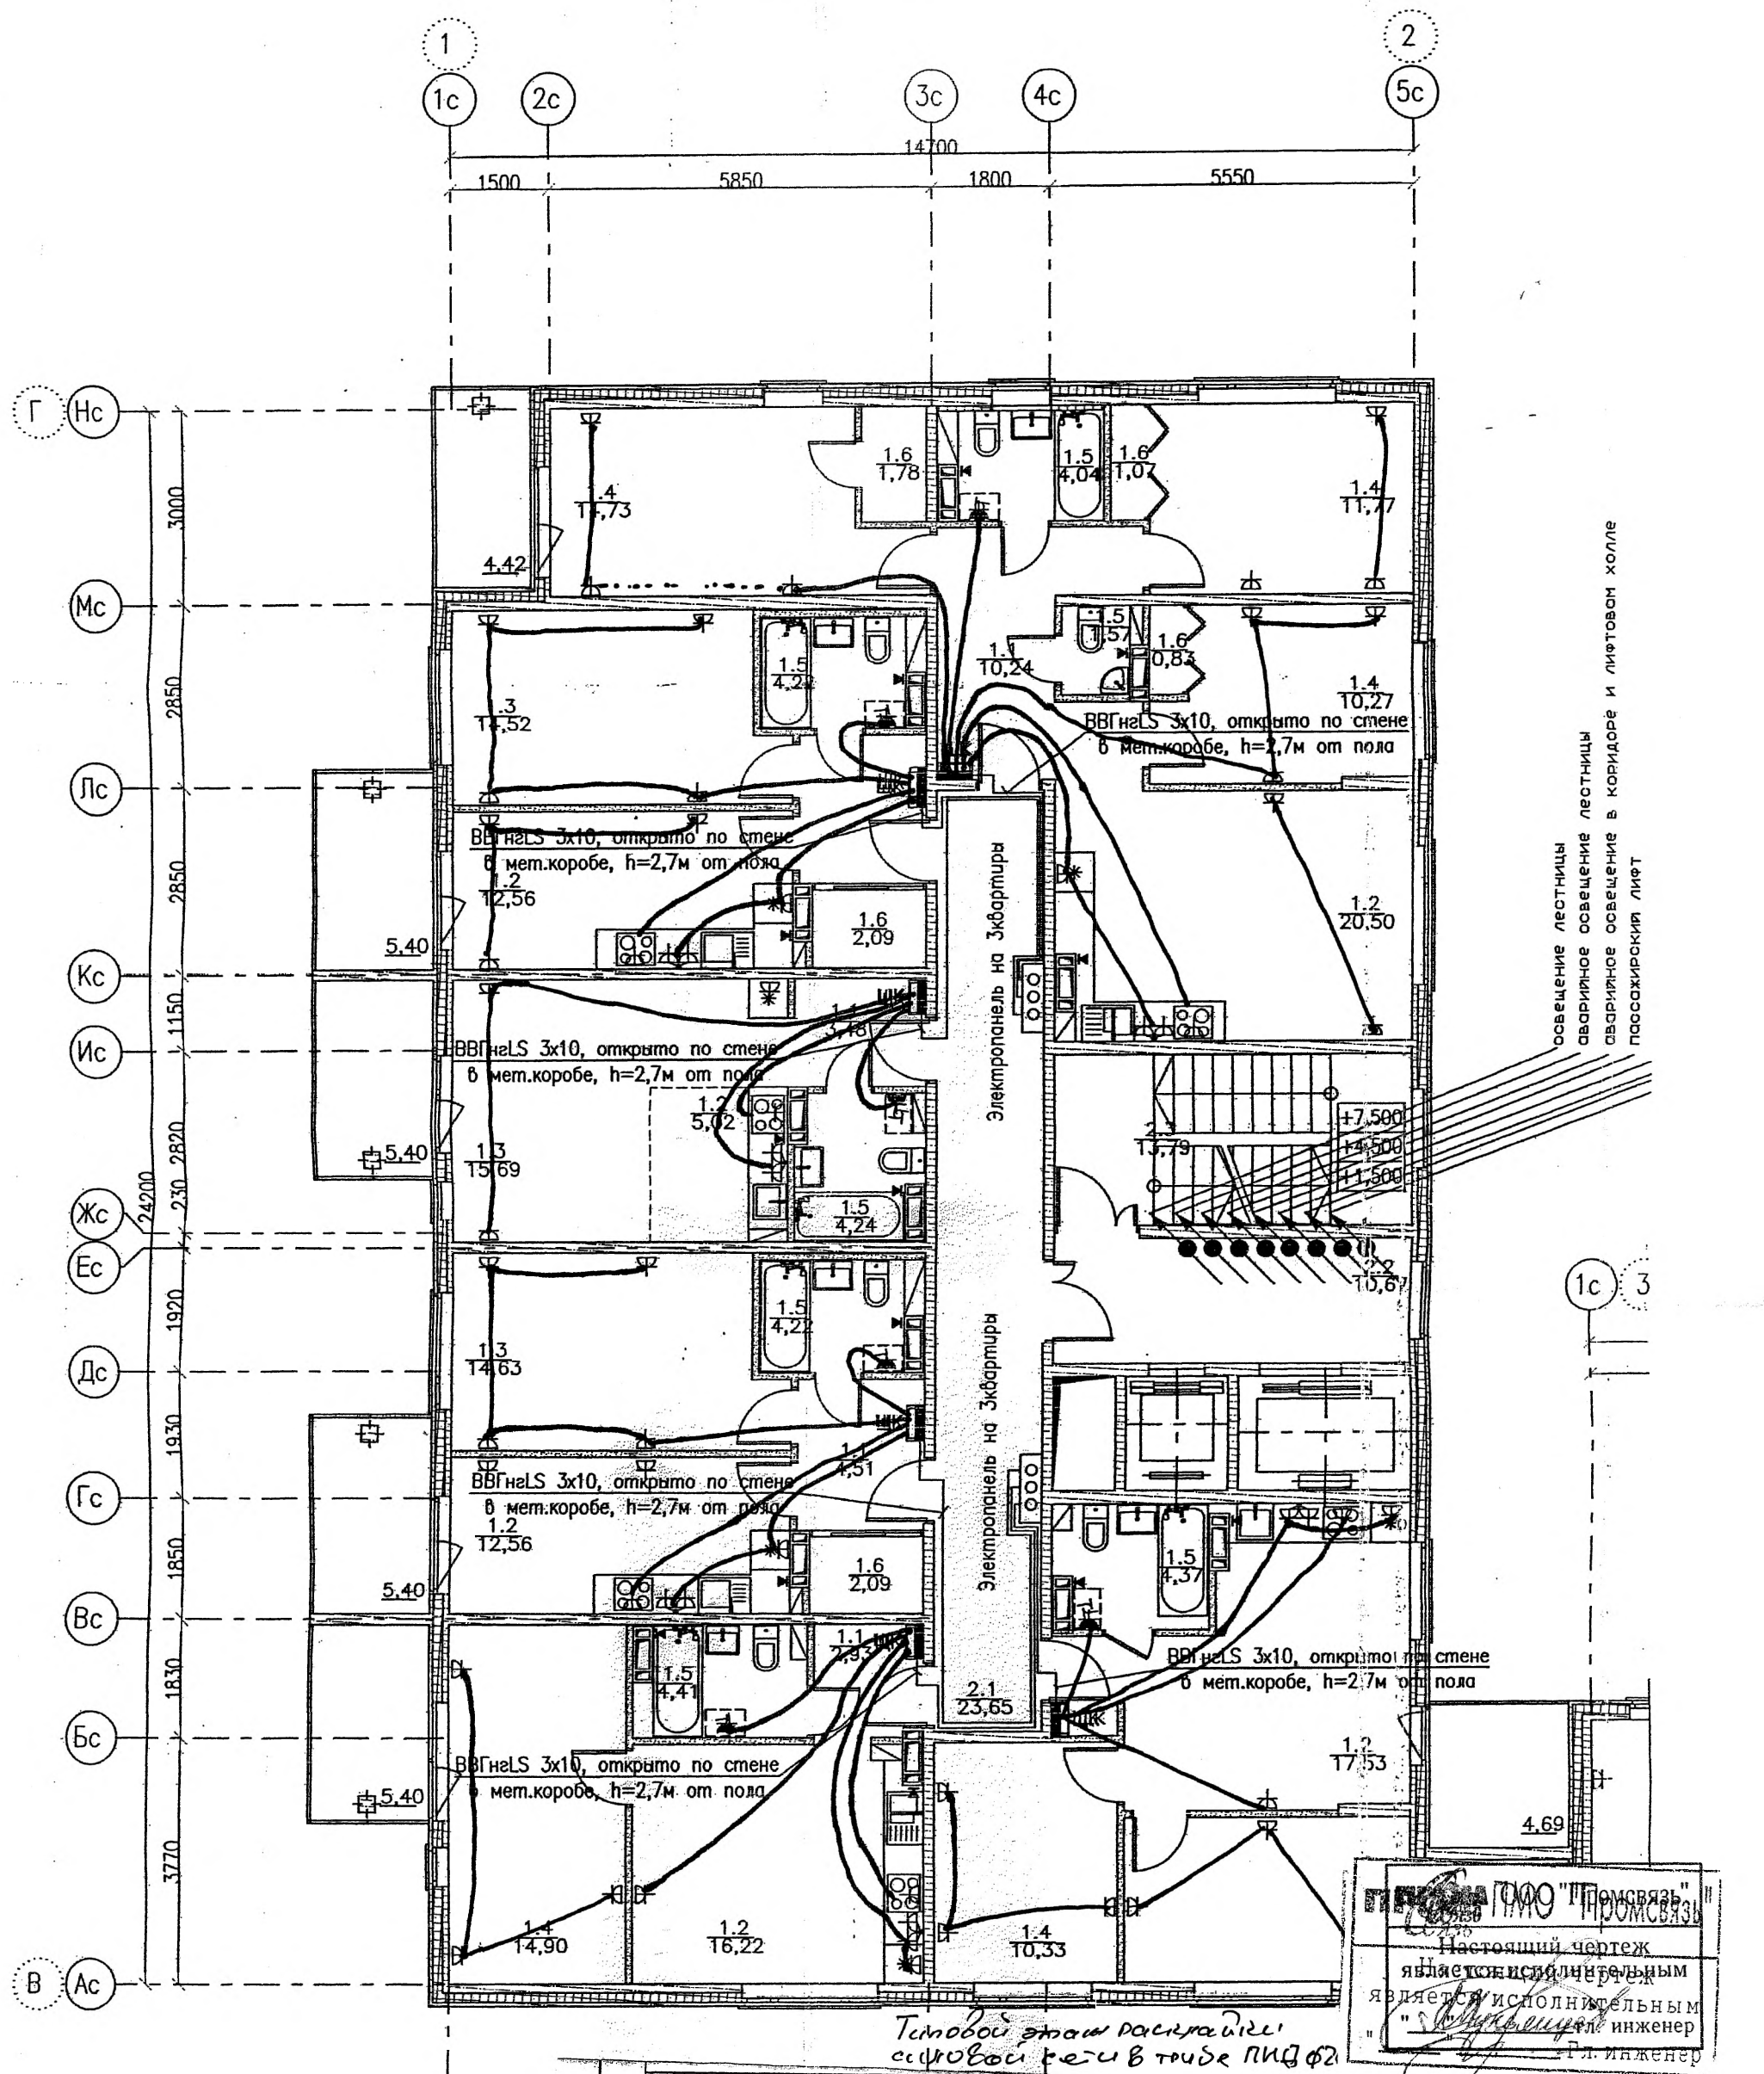

Инв. № подл.	Попн. и дата	А-07-12 -01-ЭОМ					
		Ленинградская обл., Всеволожский район, пос. Павлов Жилой квартал юго-западнее дома 39 по ул. Быкова					
Инв. № подл.	Попн. и дата	Два жилых дома Позиция 1, 2 Жилой дом 1					
		Стадия					
		Р					
		Лист					
Инв. № подл.	Попн. и дата	План силовой сети на					
		плане типового этажа (секция Е)					
Инв. № подл.	Попн. и дата	ООО "КСК"					
		000 "КСК"					